



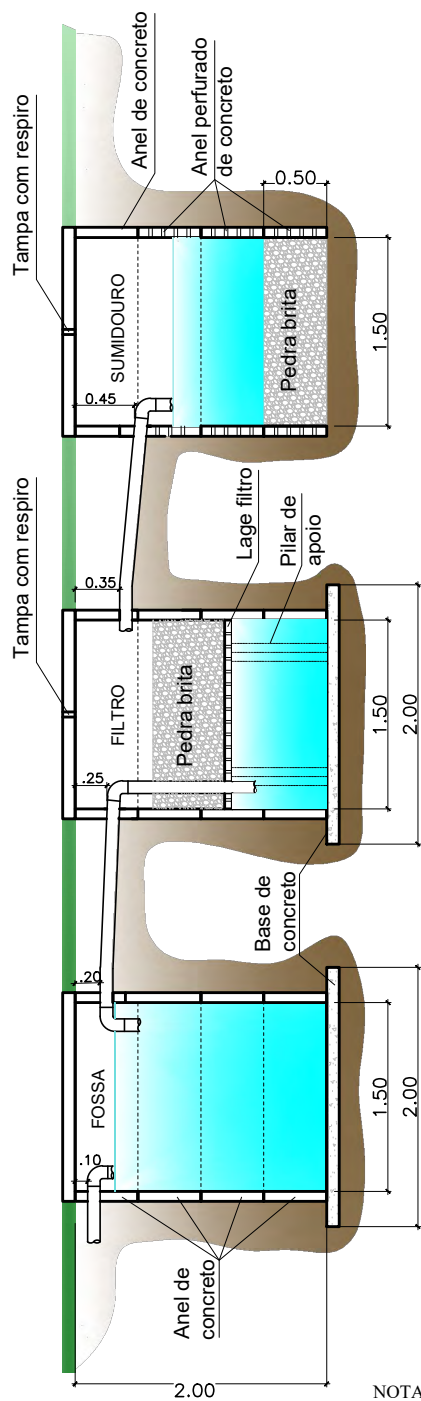

SEÇÃO LONGITUDINAL
Escala 1:50

NOTA:
CONFORME NBR 7229/9, NBR 13969/97 E NBR 8160

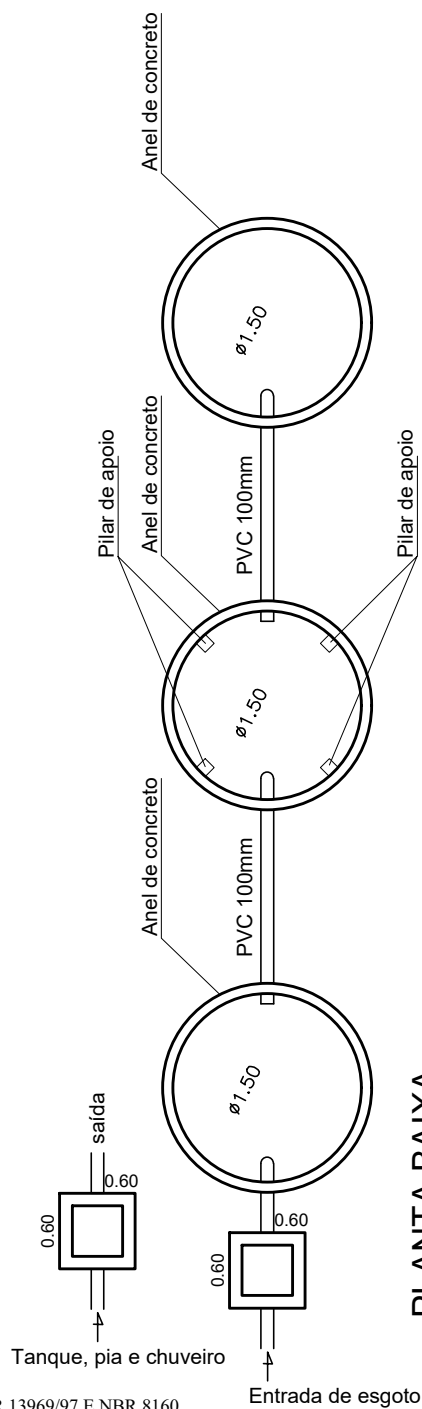

PLANTA BAIXA
Escala 1:50

PREFEITURA MUNICIPAL DE JUQUÍÁ

ASSUNTO:
ESQUEMA DE FOSSA SÉPTICA, FILTRO ANAERÓBIO E SUMIDOURO

RESPONSÁVEL TÉCNICO:

LOCAL:



DESENHO:

FOLHA: ÚNICA

DATA:
05/2018

ESCALA:
INDICADA