



PAVIMENTAÇÃO

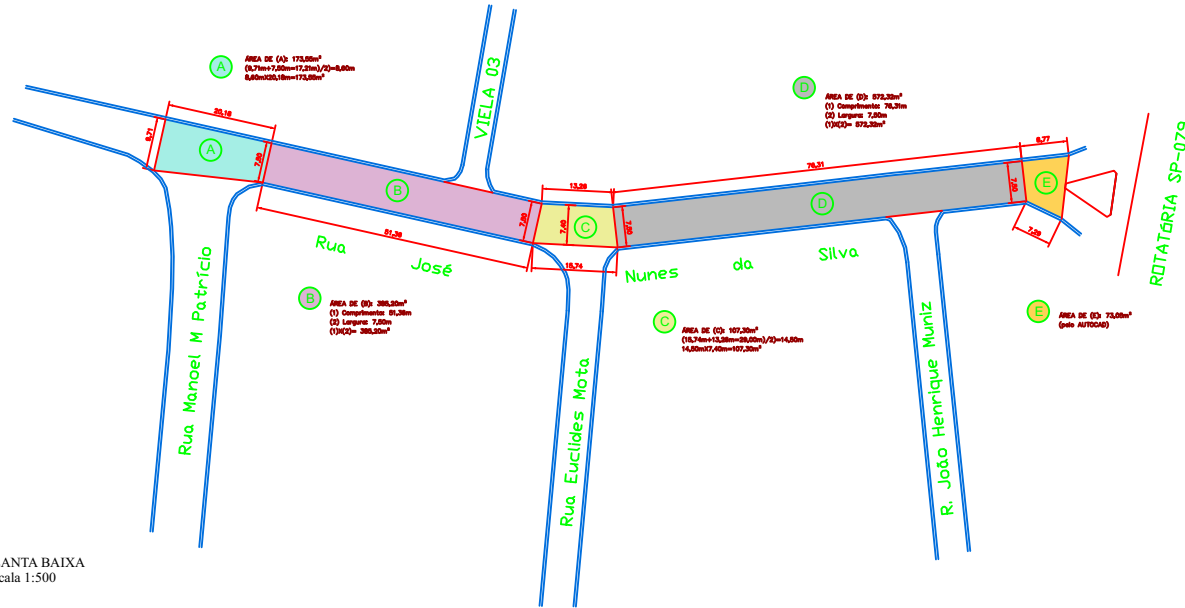

PLANTA BAIXA
Escala 1:500

SINALIZAÇÃO

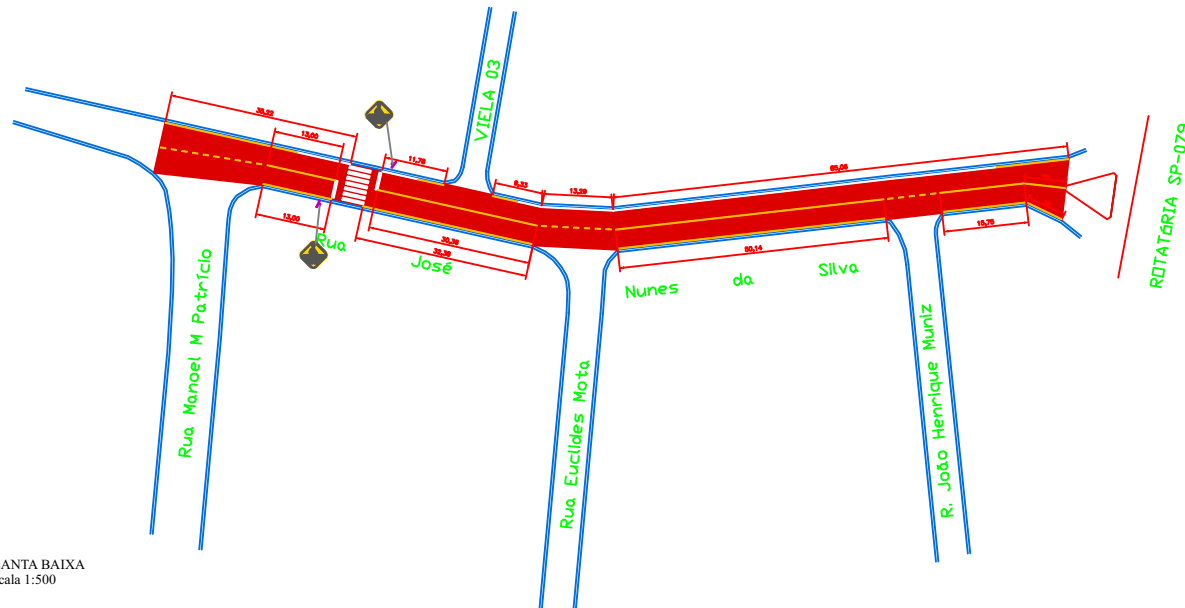

PLANTA BAIXA
Escala 1:500

RESPONSÁVEL TÉCNICO
 ENG. CIVIL CARLOS EDUARDO ALVAREZ LASSO
 CREA: 506222915

PREFEITURA MUNICIPAL DE JUQUIÁ	
ASSUNTO	RECAPEAMENTO ASFÁLTICO
RESPONSÁVEL TÉCNICO	
LOCAL	RUA JOSÉ NUNES DA SILVA - VILA SANCHES - JUQUIÁ (SP)



DESIGNADO	
FILIAÇÃO	01-02
DATA	NOV/2023
ESCALA	INDICADAS